


ML
P&ID 07
FROM RAS

WW
P&ID 02
FROM EQ. TANK

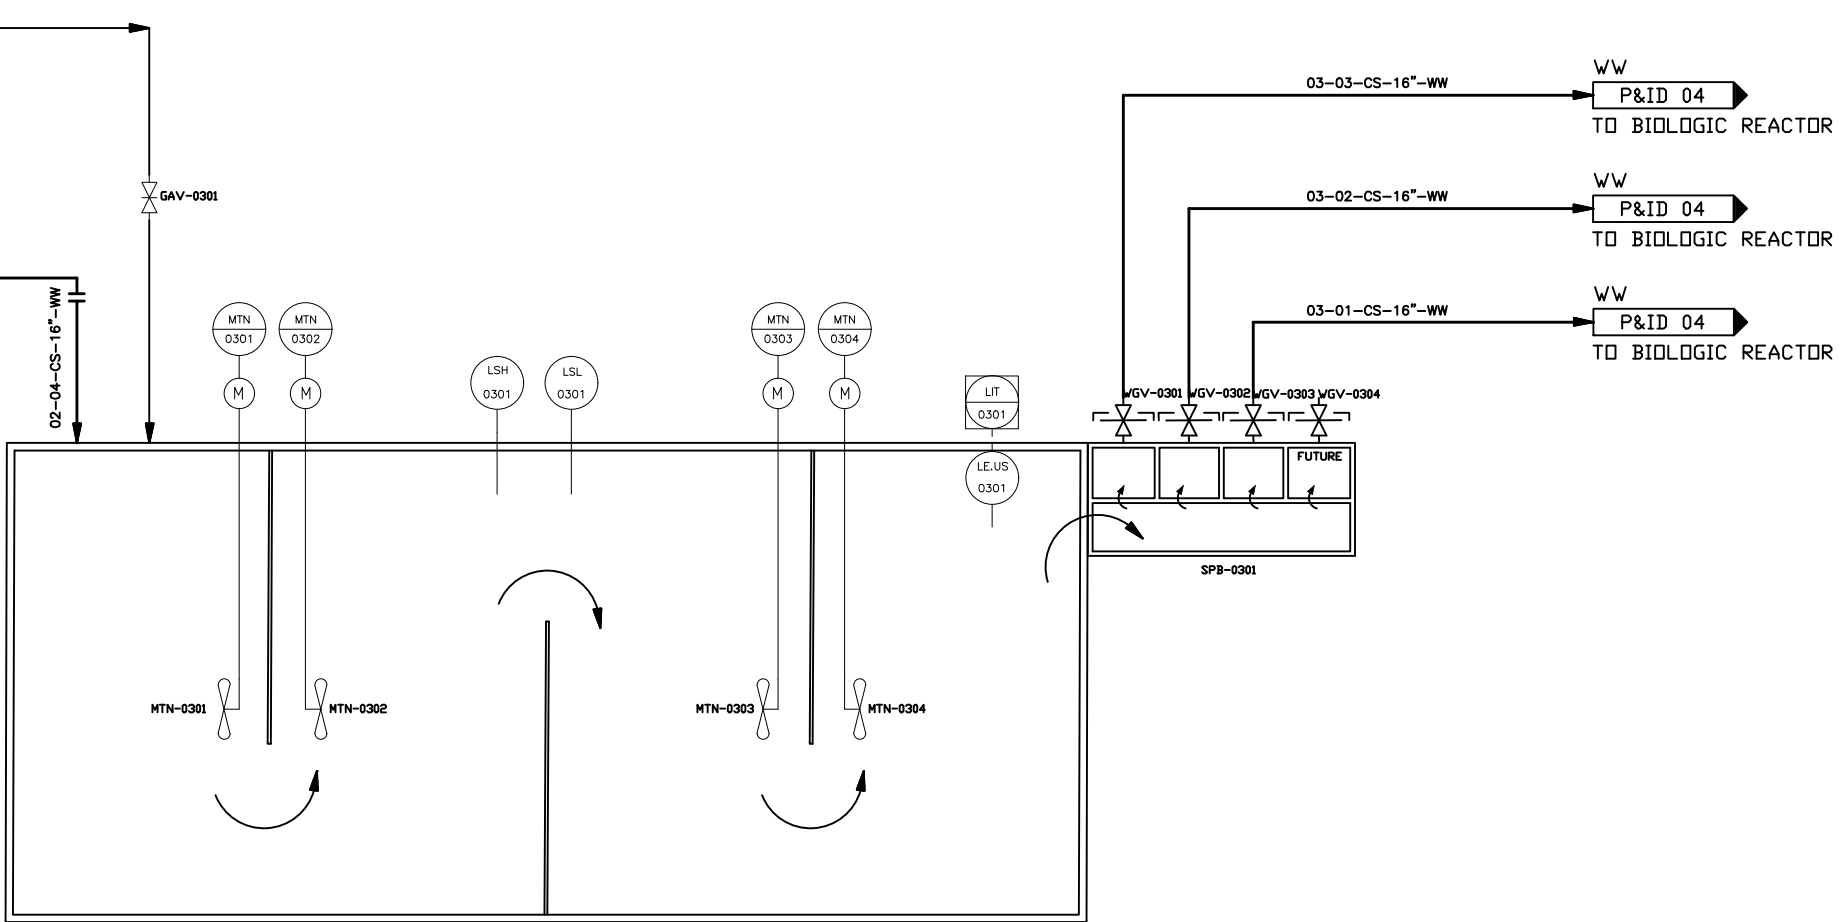

ANAEROBIC CELLS

| | | | | | |
|-------------------------------|----------|----------------------------------|---|----------------------------------|-----------|
| 1 | 28.12.21 | א.מ.ע.מ.י.ס.ח.ק. | למכרז | תאריך שינויים | מס' תאריך |
| 1 | אשר | חבנון/שריטט | בני | מחזור/שינוי | מס' תאריך |
| 1 | לעידן | לביצוע | מסכרז | מחזור/שינוי | מס' תאריך |
| מט"ש קרית שמונה | | | | | |
| | | | P&ID 3 ANAEROBIC CELLS | | |
| drawing size A3 | | project number 1135 | | drawing number 1135-12-00-003 | |
| file number 1135-12-00-001 | | drawing number 1135-12-00-003 | | | |