


P&ID 16
FROM HYPOCHLORITE

P&ID 05
FROM SAND FILTRATION

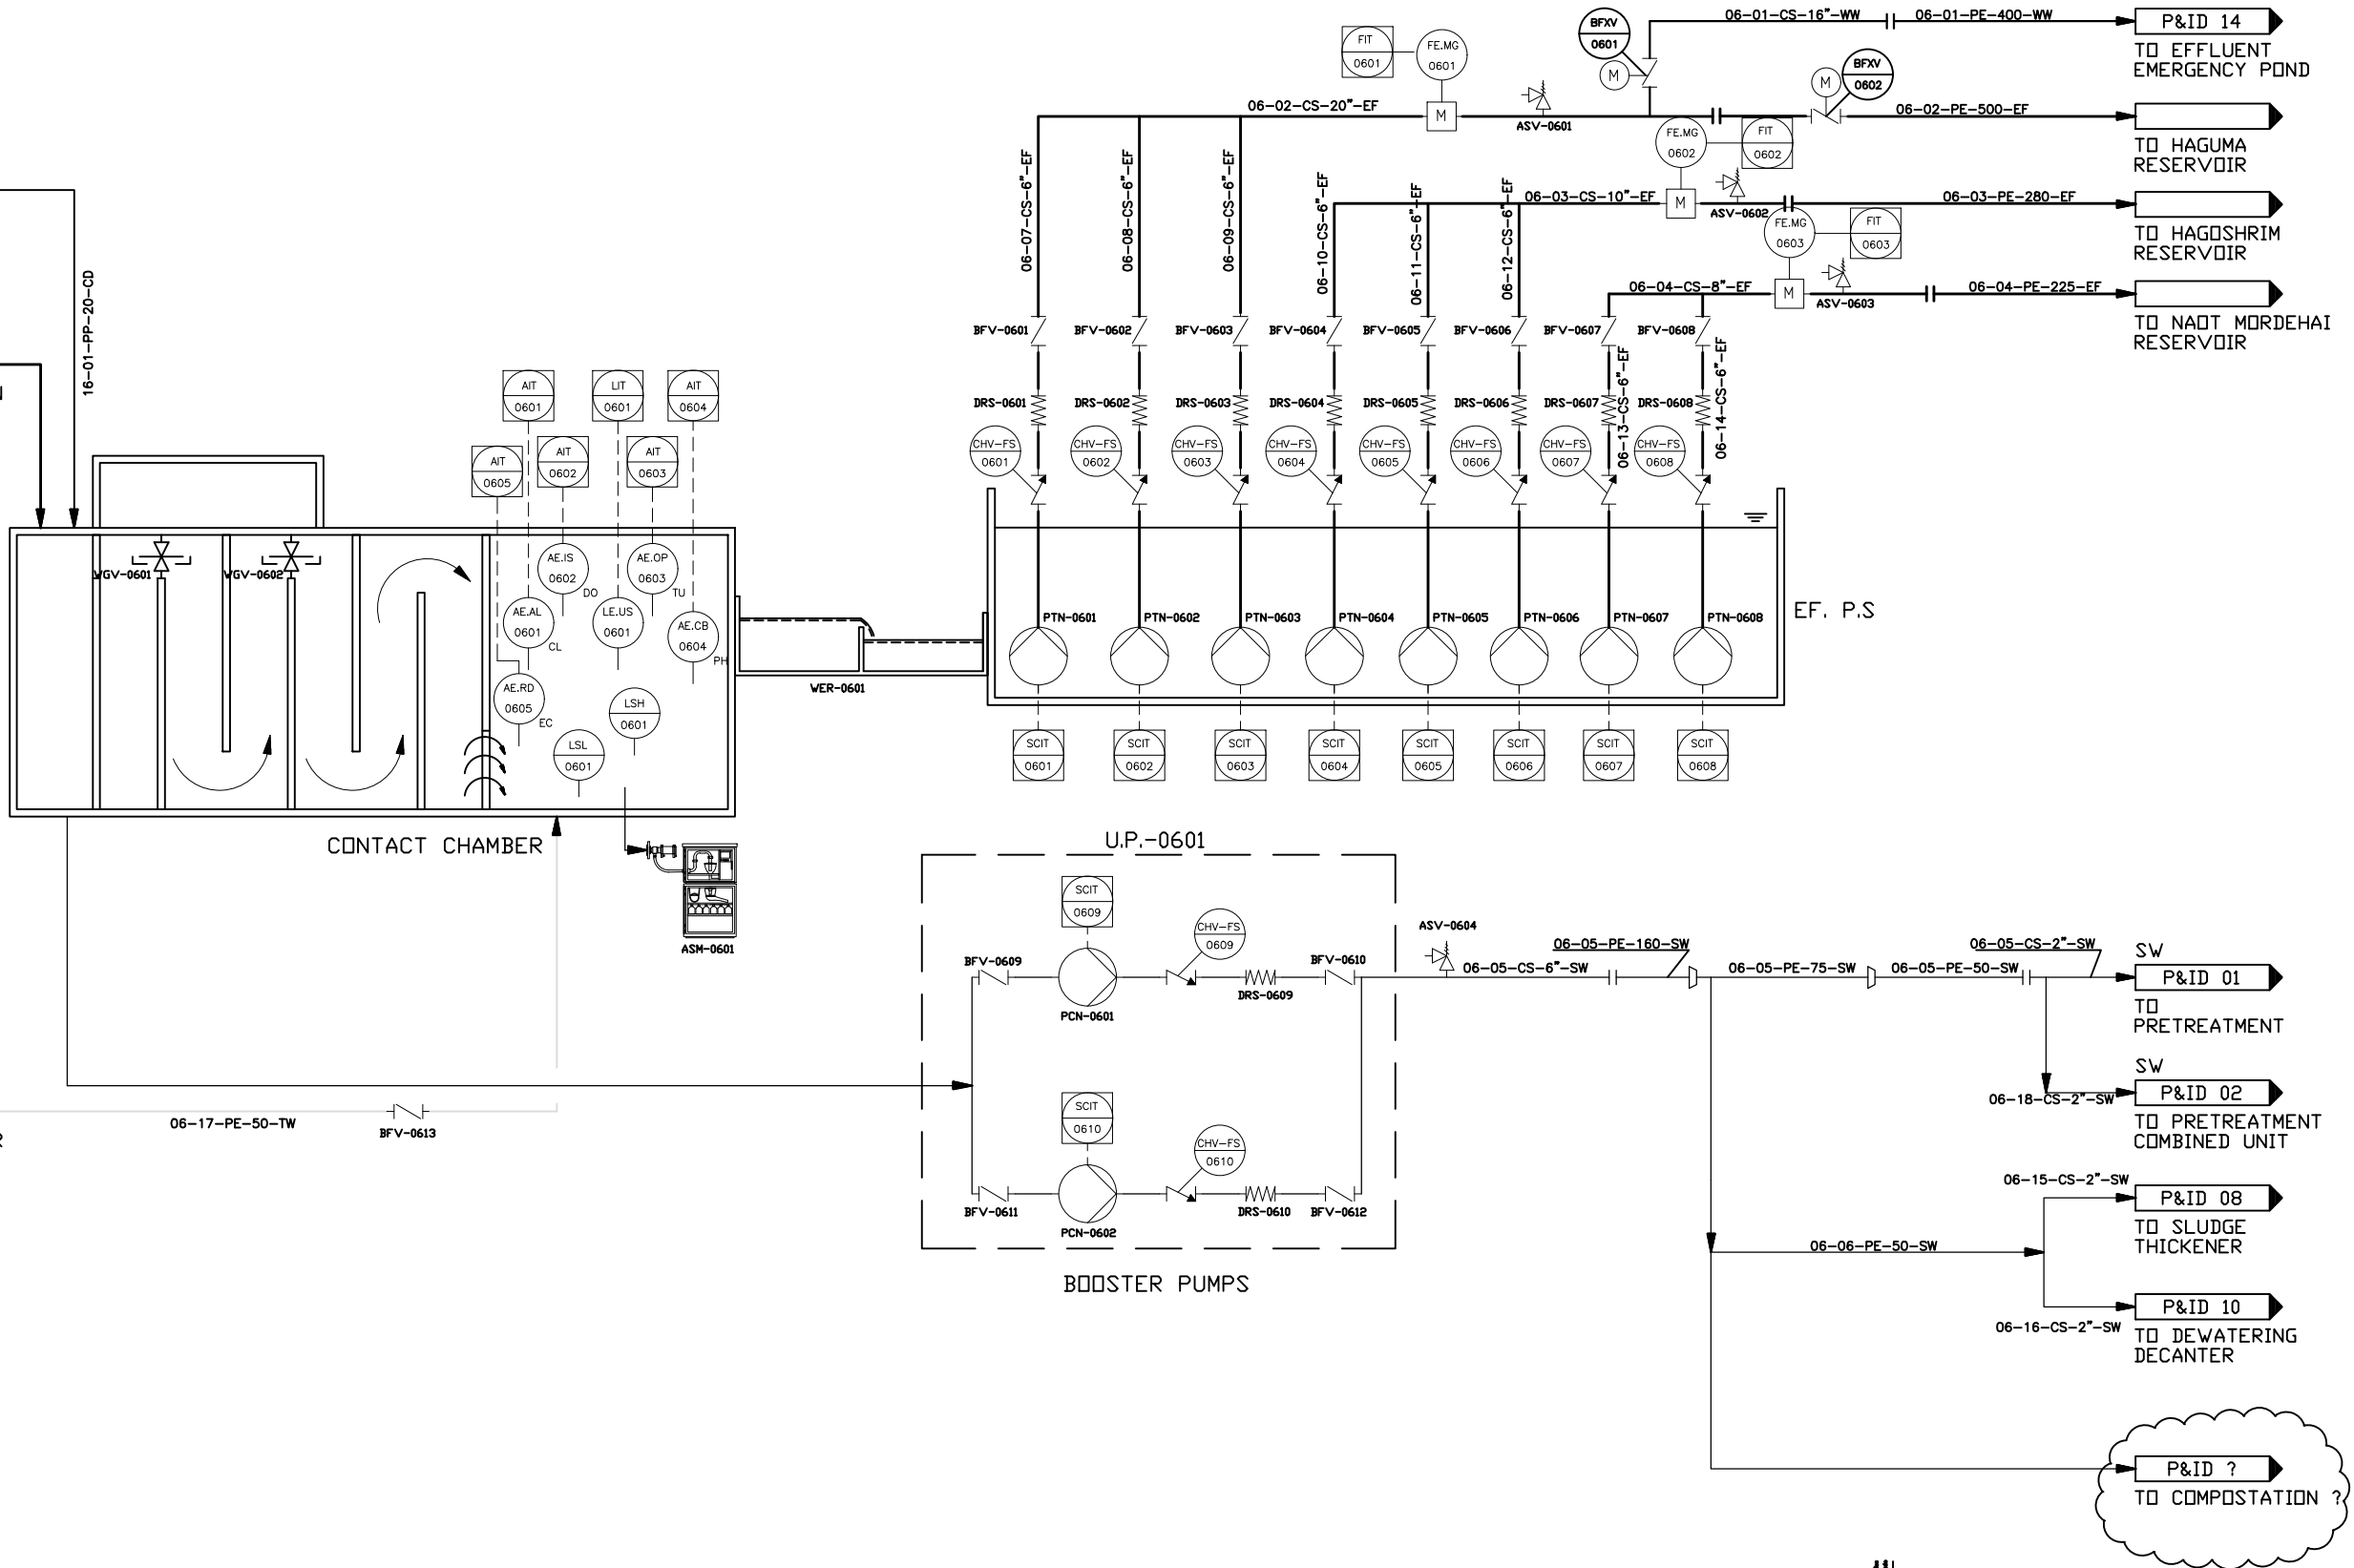

מס' תכנית:	מס' תיאור:	מס' חלק:	מס' יום:	מס' ח.ת.:	מס' א.ב.:	מס' ע.מ.:	מס' י.ס.:	מס' ח.ת.:	מס' 28.07.21	מס' 1
לעיון:	לביצוע:	מחזור/שינוי:	מס' תיאור:	מס' חלק:	מס' יום:	מס' ח.ת.:	מס' א.ב.:	מס' ע.מ.:	מס' י.ס.:	מס' ח.ת.:
מט"ש קרית שמונה										
P&ID 6 DISINFECTION & UTILITY WATER										
drawing size:			project number:			scale:		A3		1135
file number:			drawing number:			1135-12-00-001		1135-12-00-006		
ENVIRONMENT CONSULTING ENGINEERING 2 HaPrima st. Raanana, Microsoft build, entrance E Tel. +972-9-8852312 Fax. +972-9-8853901 www.dhvm.com										